

bauku-Muffe

Hauptsammler HS 2  
PE-HD-Sickerrohr DN 300

 
bauku-Muffe

Nebensammler NS 6  
Sickerrohr DN 300  
ankommend mit 1,58 % Gefälle

Hauptsammler HS 2  
4 Rohre je 6m / 1 Rohr 1,40m


Detail Abzweig Formstück  
siehe dazu  
Anlage 30

Detail Aufbau  
siehe dazu  
Anlage 29



Anmerkung: Diese Zeichnung ist urheberrechtlich geschützt! Bei Weiterverwendung (auch auszugsweise) ist das Ingenieurbüro S.I.G. DR. ING. STEFFEN GmbH Dresden als Urheber auf dem Plan zu vermerken. Verkauf und Weitergabe an Dritte sind nicht gestattet.

Auftraggeber		Amand Umweltechnik Grumbach GmbH & Co. KG	
Projekt	Deponie Grumbach Planfeststellungsverfahren	Projekt-Nr.	18.331
Blatt-Nr.	Hauptsammler 2 (HS2) Detail Anschluss NS und Gefällewechsel	Maßstab	1:10
S.I.G. DR. ING. STEFFEN GmbH Dresden 01259 Dresden, Bismarckstraße 20 Tel.: (0351) 20758-30 Fax: (0351) 20758-40 E-Mail: sig@ig-seeheer.de			
Legende	Verzeichnis	Zustimmung	Datum
hier: Dresden_NAB/RES_Planfeststellung/41/RES_PP_WF-L_Ammand/RES_HS2_HL_K4.dwg		05/2023	05/2023
Verf.:	gezeichnet:	geprüft:	gezeichnet:
hier:	hier:	hier:	hier:
Anlage			Blatt-Nr.
			32

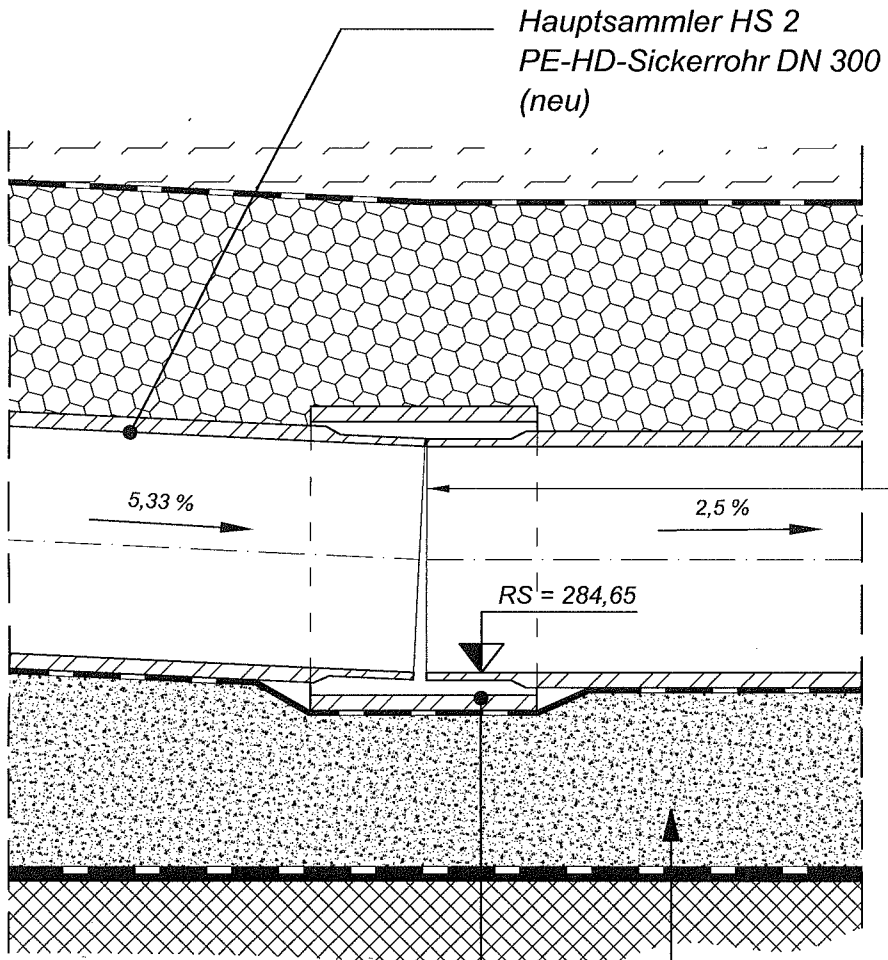

Hauptsammler HS 2  
PE-HD-Sickerrohr DN 300  
(neu)

5,33 %


2,5 %

RS = 284,65

bauku-Muffe 300  
für PE-HD-Sickerrohr DN 300

Detail Aufbau  
siehe dazu  
Anlage 29

ca. 16 m

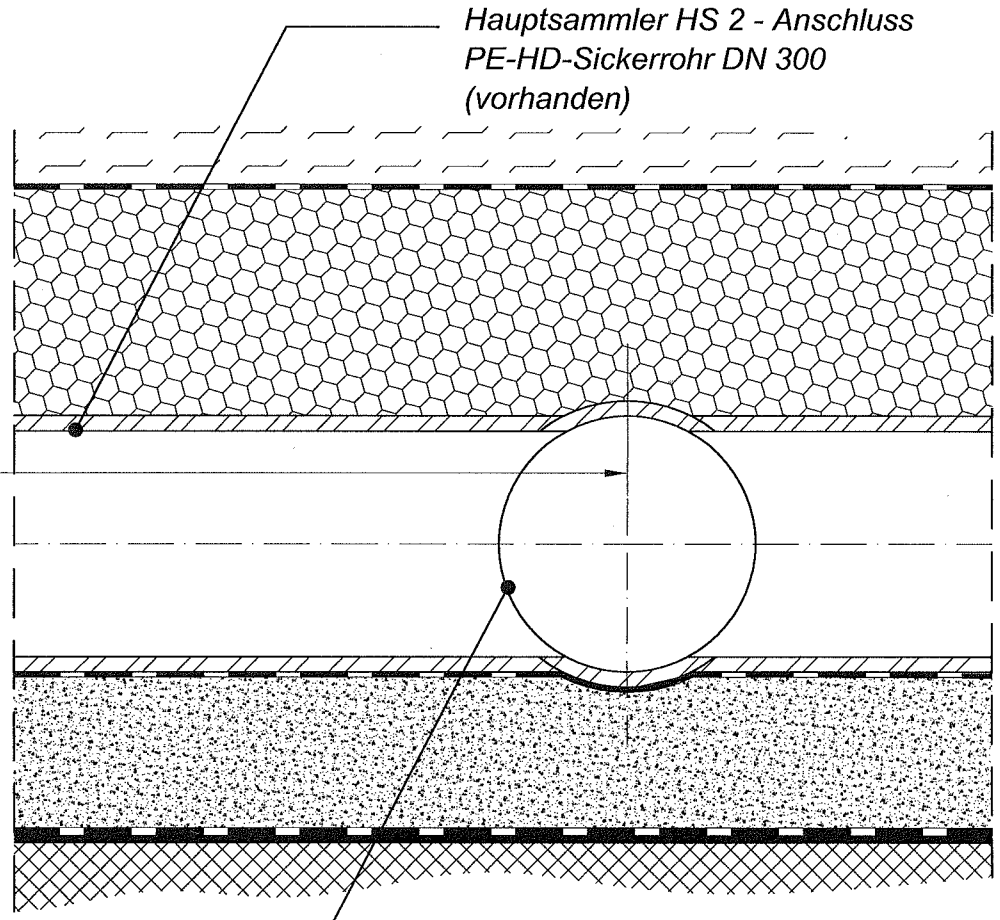

Hauptsammler HS 2 - Anschluss  
PE-HD-Sickerrohr DN 300  
(vorhanden)

Hauptsammler HS 1  
PE-HD-Sickerrohr DN 300  
(vorhanden)

Anmerkung: Diese Zeichnung ist urheberrechtlich geschützt! Bei Weiterverwendung (auch auszugsweise) ist das Ingenieurbüro S.I.G. DR. ING. STEFFEN GmbH Dresden als Urheber auf dem Plan zu vermerken. Verkauf und Weitergabe an Dritte sind nicht gestattet.  
Lageplan:  Grundriss  Schnitt  Detail  Maßstab

Auftraggeber: **Amand Umweltechnik Grumbach GmbH & Co. KG**

Projekt: **Deponie Grumbach**  
Planfeststellungsverfahren  
Projekt-Nr.: 18.331

Benennung: **Hauptsammler 2 (HS2)**  
Detail Anschluss an vorhandenen Abzweig HS 1  
Maßstab: 1:10

S.I.G.  
DR. ING. STEFFEN GmbH Dresden  
01259 Dresden, Bismarckstraße 20  
Tel.: (0351) 20769-30 Fax: (0351) 20769-40  
E-Mail: sig@ig-sachsen.de

Lageplan	Veränderung	Zustimmung	Datum	Gezeichnet	Geprüft	Format	Blatt-Nr.
			02/2008			A3	2
Name: Grumbach_Amand/RSIG_Planfeststellung/04		Datei: RSIG_PL_H1-2_Anschluss_HS2_HS1_ML.dwg		Druckort: 28.06.08		Anlage	
Vorbereitet: lsh		Datei: 28.06.08		Druckort: 28.06.08		Anlage	